

Zona	Superficie
Pasillo Inferior	277,70m ²
Vestuario 1	48,00m ²
Vestuario 2	48,00m ²
Vestuario 3	48,00m ²
Vestuario 4	48,00m ²
Vestuario arbitro 1	24,00m ²
Vestuario arbitro 2	24,00m ²
Pista polideportivo	1273,00m ²
Grada retractil 1	155,75m ²
Plataforma TV	9,00m ²
Almacen	146,32m ²
Aseo femenino 1	13,00m ²
Aseo masculino 1	13,00m ²
Sala Maquina	27,50m ²
Aseo femenino 2	17,40m ²
Aseo masculino 2	18,00m ²
Despachos	38,80m ²
Grada	186,40m ²
Pasillo grada exterior	99,45m ²
Pasillo grada superior	45,20m ²

SECTOR 1 POLIDEPORTIVO 2458,75m²
 SECTOR 2 ALMACEN 143,32m²
 SECTOR 3 SALA MAQUINAS 27,50m²

- * Se instalará pasamanos a ambos lados en todas las rampas y escaleras. Excepto E6 y R2.
- * El pasamanos estará a una altura comprendida entre 90 y 110 cm.
- * El pasamanos será firme y fácil de asir, estará separado del paramento al menos 4 cm y su sistema de sujeción no interferirá el paso continuo de la mano.



AYUNTAMIENTO DE PEÑÍSCOLA
 NEG. URBANISMO - SERVICIOS TÉCNICOS

FECHA
 FEBRERO 2014


ESCALA
 1/200

PROYECTO DE ACTIVIDAD POLIDEPORTIVO

PLANO
 2

DISTRIBUCION PLANTA BAJA

JORGE AZUARA ROCA
 INGENIERO INDUSTRIAL MUNICIPAL

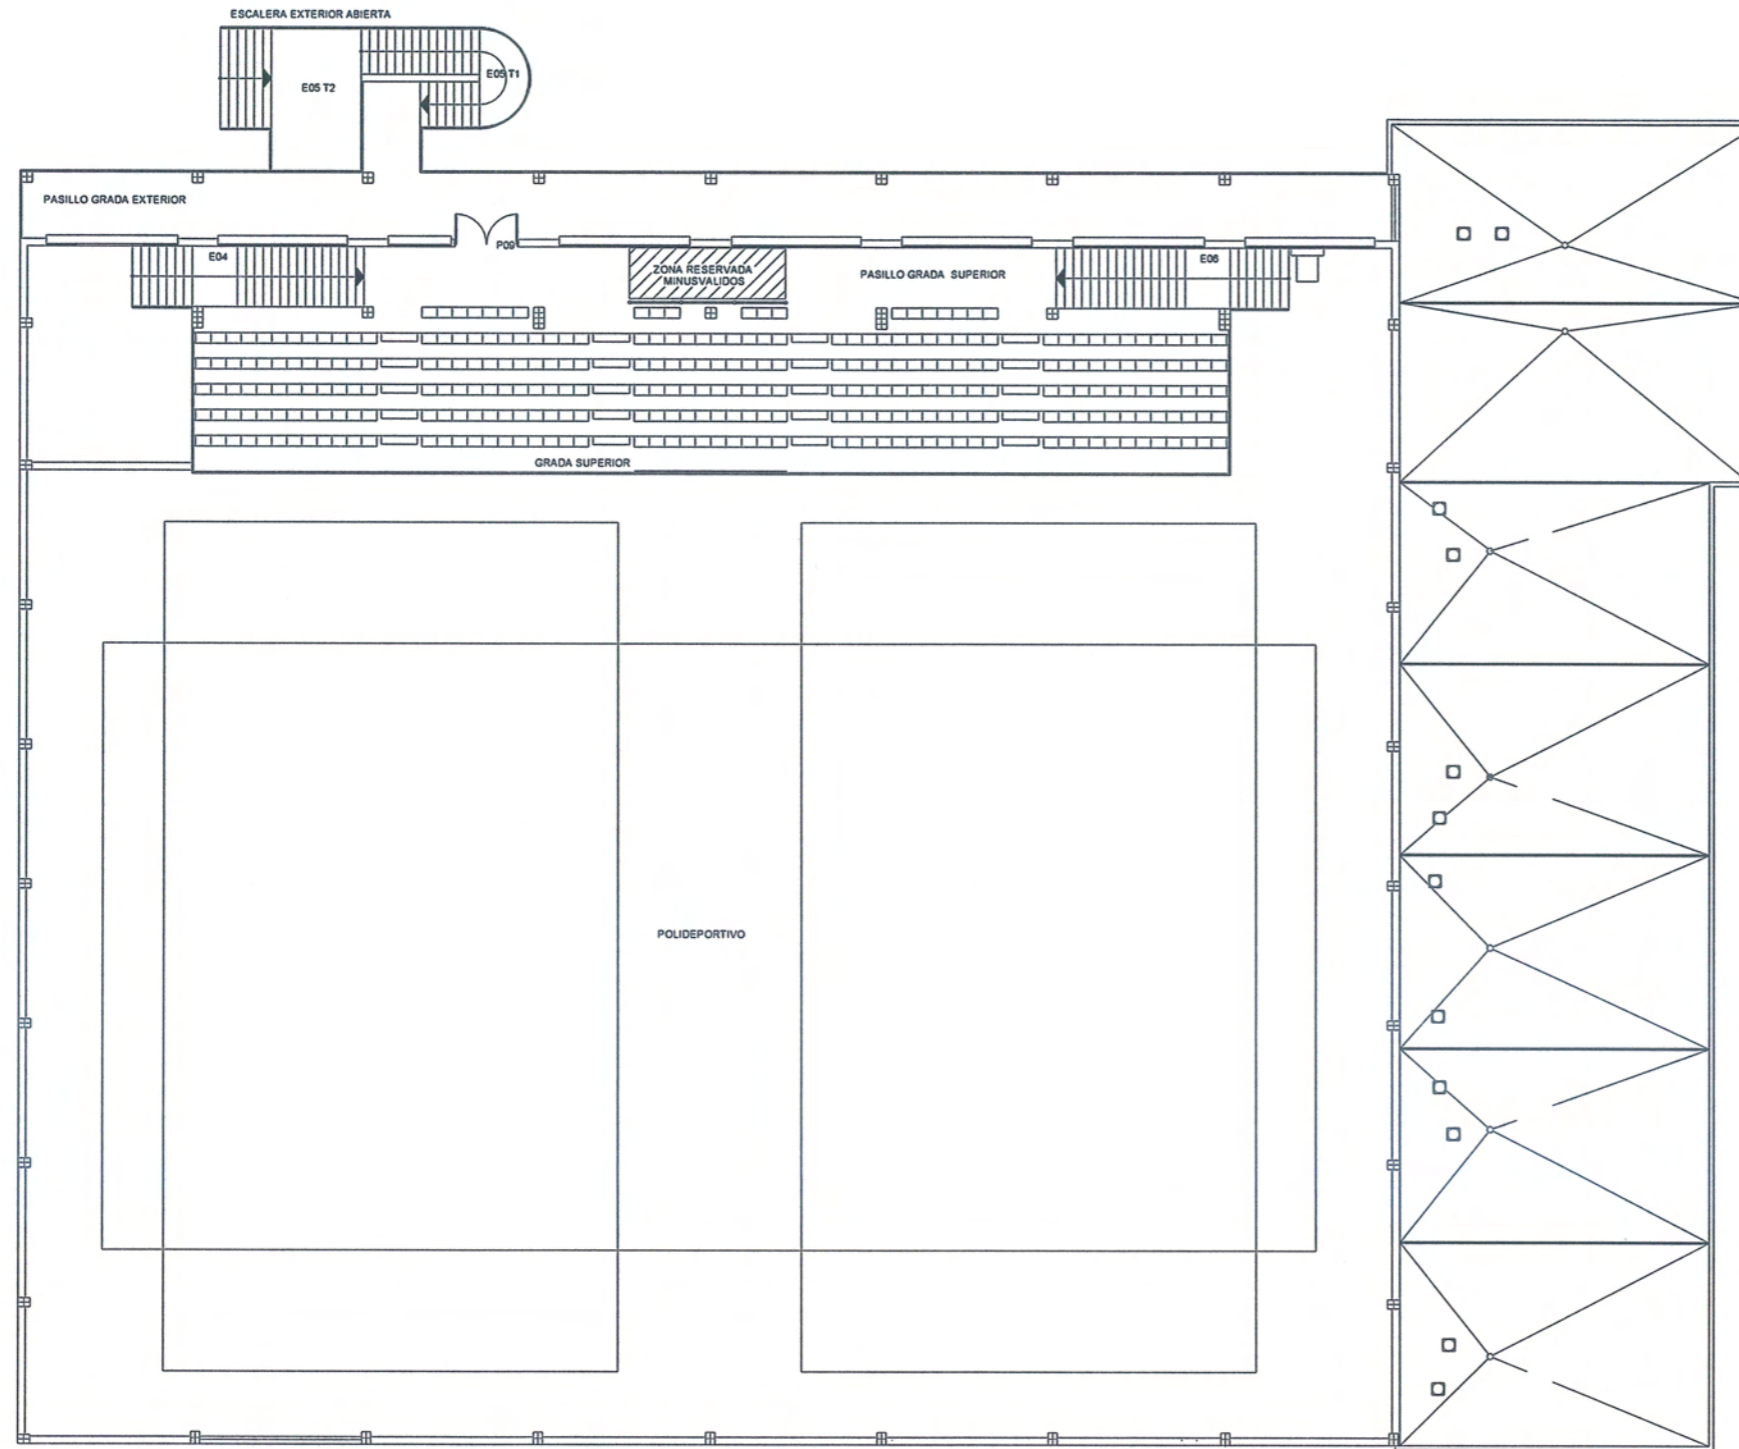

Zona	Superficie
Pasillo Inferior	277,70m ²
Vestuario 1	48,00m ²
Vestuario 2	48,00m ²
Vestuario 3	48,00m ²
Vestuario 4	48,00m ²
Vestuario arbitro 1	24,00m ²
Vestuario arbitro 2	24,00m ²
Pista polideportivo	1273,00m ²
Grada retractil 1	155,75m ²
Plataforma TV	9,00m ²
Almacen	146,32m ²
Aseo femenino 1	13,00m ²
Aseo masculino 1	13,00m ²
Sala Maquina	27,50m ²
Aseo femenino 2	17,40m ²
Aseo masculino 2	18,00m ²
Despachos	38,80m ²
Grada	186,40m ²
Pasillo grada exterior	99,45m ²
Pasillo grada superior	45,20m ²

SECTOR 1 POLIDEPORTIVO 2458,75m²
 SECTOR 2 ALMACEN 143,32m²
 SECTOR 3 SALA MAQUINAS 27,50m²

- * Se instalará pasamanos a ambos lados en todas las rampas y escaleras. Excepto E6 y R2.
- * El pasamanos estará a una altura comprendida entre 90 y 110 cm.
- * El pasamanos será firme y fácil de asir, estará separado del paramento al menos 4 cm y su sistema de sujeción no interferirá el paso continuo de la mano.



AYUNTAMIENTO DE PEÑÍSCOLA
 NEG. URBANISMO - SERVICIOS TÉCNICOS

FECHA
 FEBRERO 2014


ESCALA
 1/200

PROYECTO DE ACTIVIDAD POLIDEPORTIVO

PLANO
 3

DISTRIBUCION PLANTA PRIMERA

JORGE AZUARA ROCA
 INGENIERO INDUSTRIAL MUNICIPAL

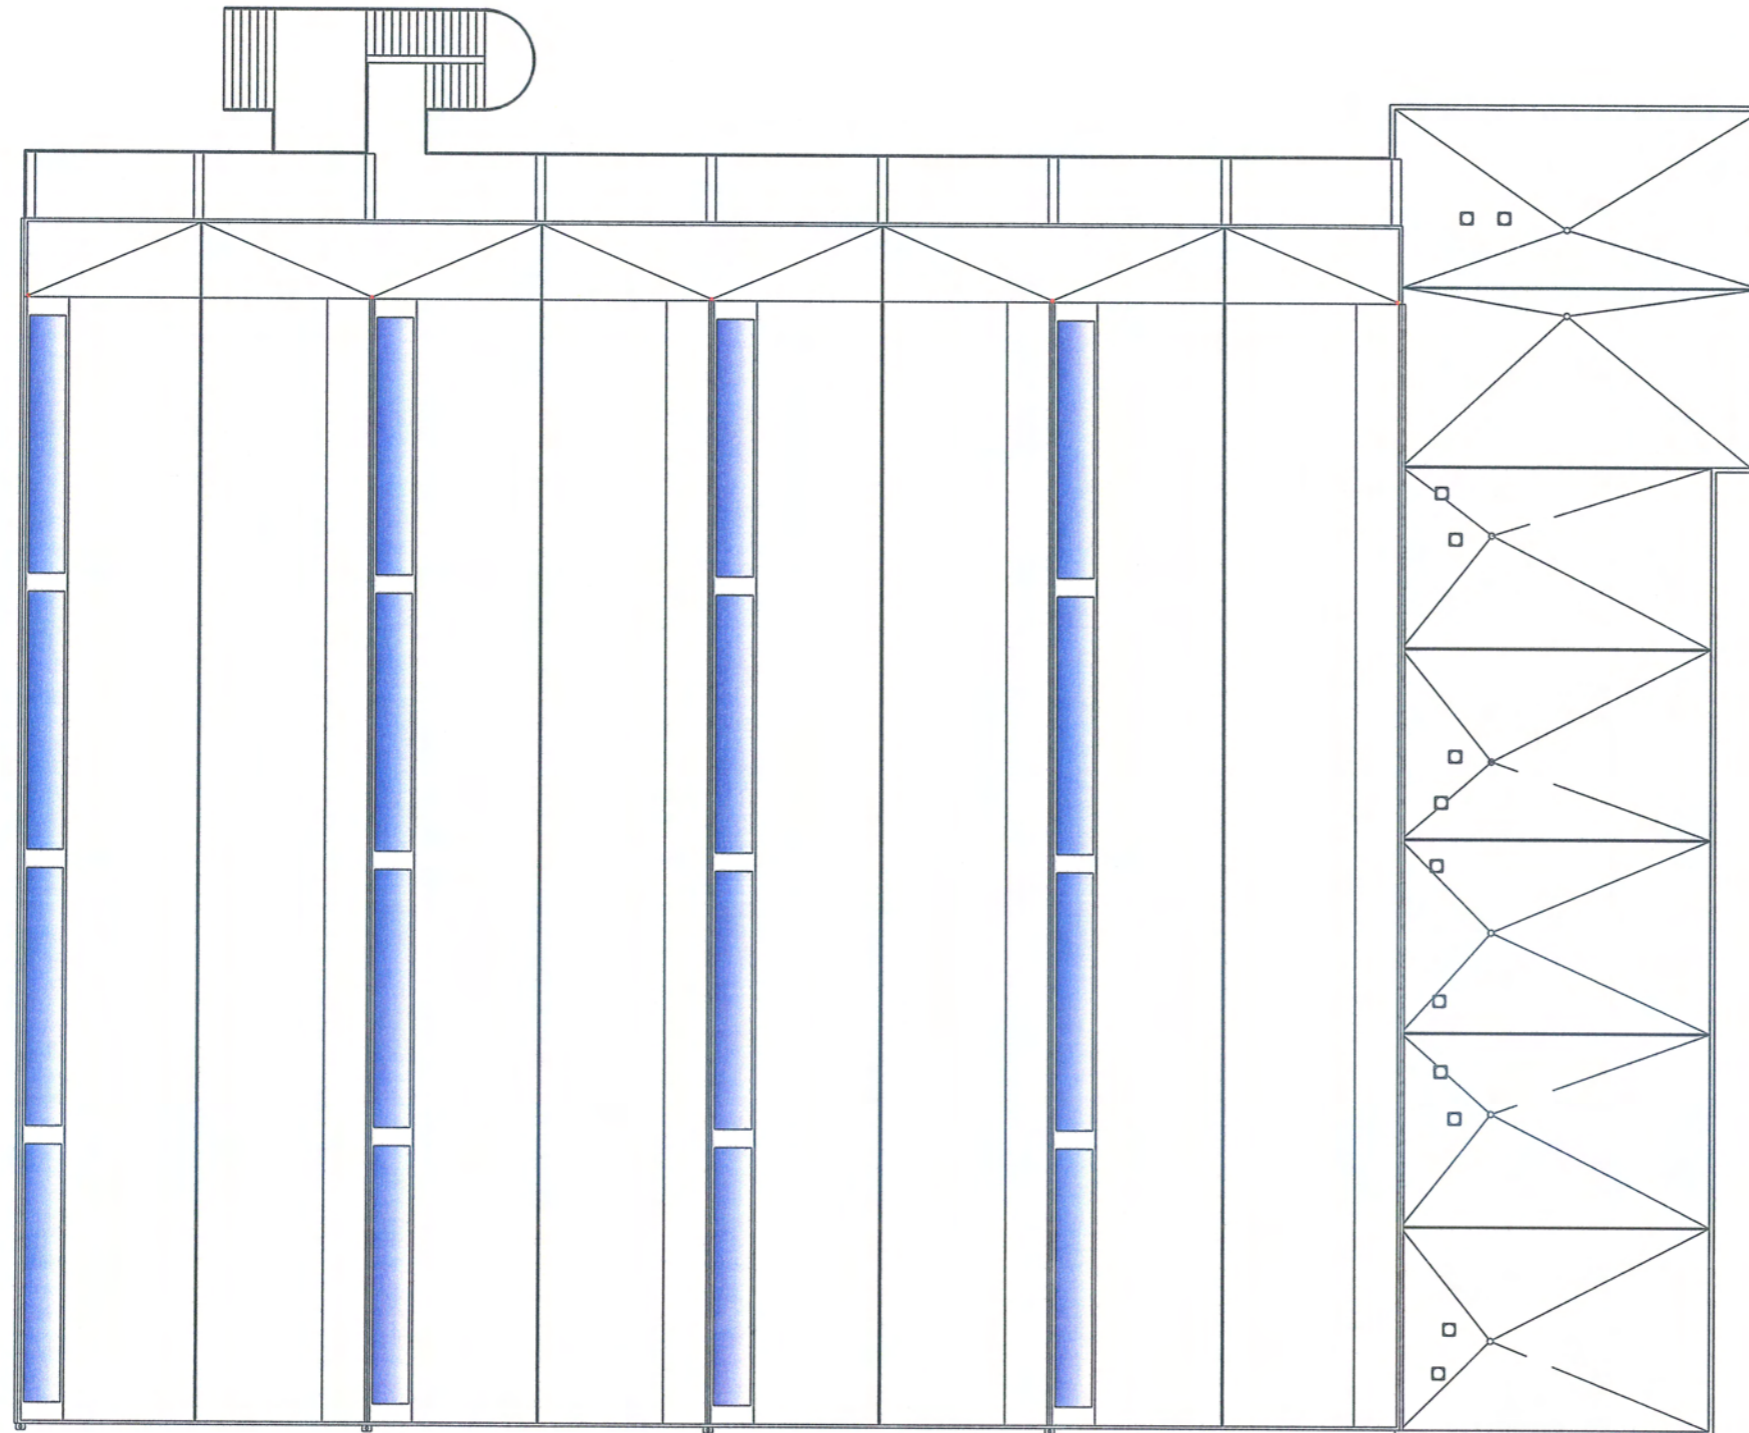

Zona	Superficie
Pasillo Inferior	277,70m ²
Vestuario 1	48,00m ²
Vestuario 2	48,00m ²
Vestuario 3	48,00m ²
Vestuario 4	48,00m ²
Vestuario arbitro 1	24,00m ²
Vestuario arbitro 2	24,00m ²
Pista polideportivo	1273,00m ²
Grada retractil 1	155,75m ²
Plataforma TV	9,00m ²
Almacen	146,32m ²
Aseo femenino 1	13,00m ²
Aseo masculino 1	13,00m ²
Sala Maquina	27,50m ²
Aseo femenino 2	17,40m ²
Aseo masculino 2	18,00m ²
Despachos	38,80m ²
Grada	186,40m ²
Pasillo grada exterior	99,45m ²
Pasillo grada superior	45,20m ²

SECTOR 1 POLIDEPORTIVO 2458,75m²
 SECTOR 2 ALMACEN 143,32m²
 SECTOR 3 SALA MAQUINAS 27,50m²

- * Se instalará pasamanos a ambos lados en todas las rampas y escaleras. Excepto E6 y R2.
- * El pasamanos estará a una altura comprendida entre 90 y 110 cm.
- * El pasamanos será firme y fácil de asir, estará separado del paramento al menos 4 cm y su sistema de sujeción no interferirá el paso continuo de la mano.



AYUNTAMIENTO DE PEÑÍSCOLA
 NEG. URBANISMO - SERVICIOS TÉCNICOS

FECHA
 FEBRERO 2014


ESCALA
 1/200

PROYECTO DE ACTIVIDAD POLIDEPORTIVO

PLANO
 4



DISTRIBUCION PLANTA CUBIERTA

JORGE AZUARA ROCA
 INGENIERO INDUSTRIAL MUNICIPAL

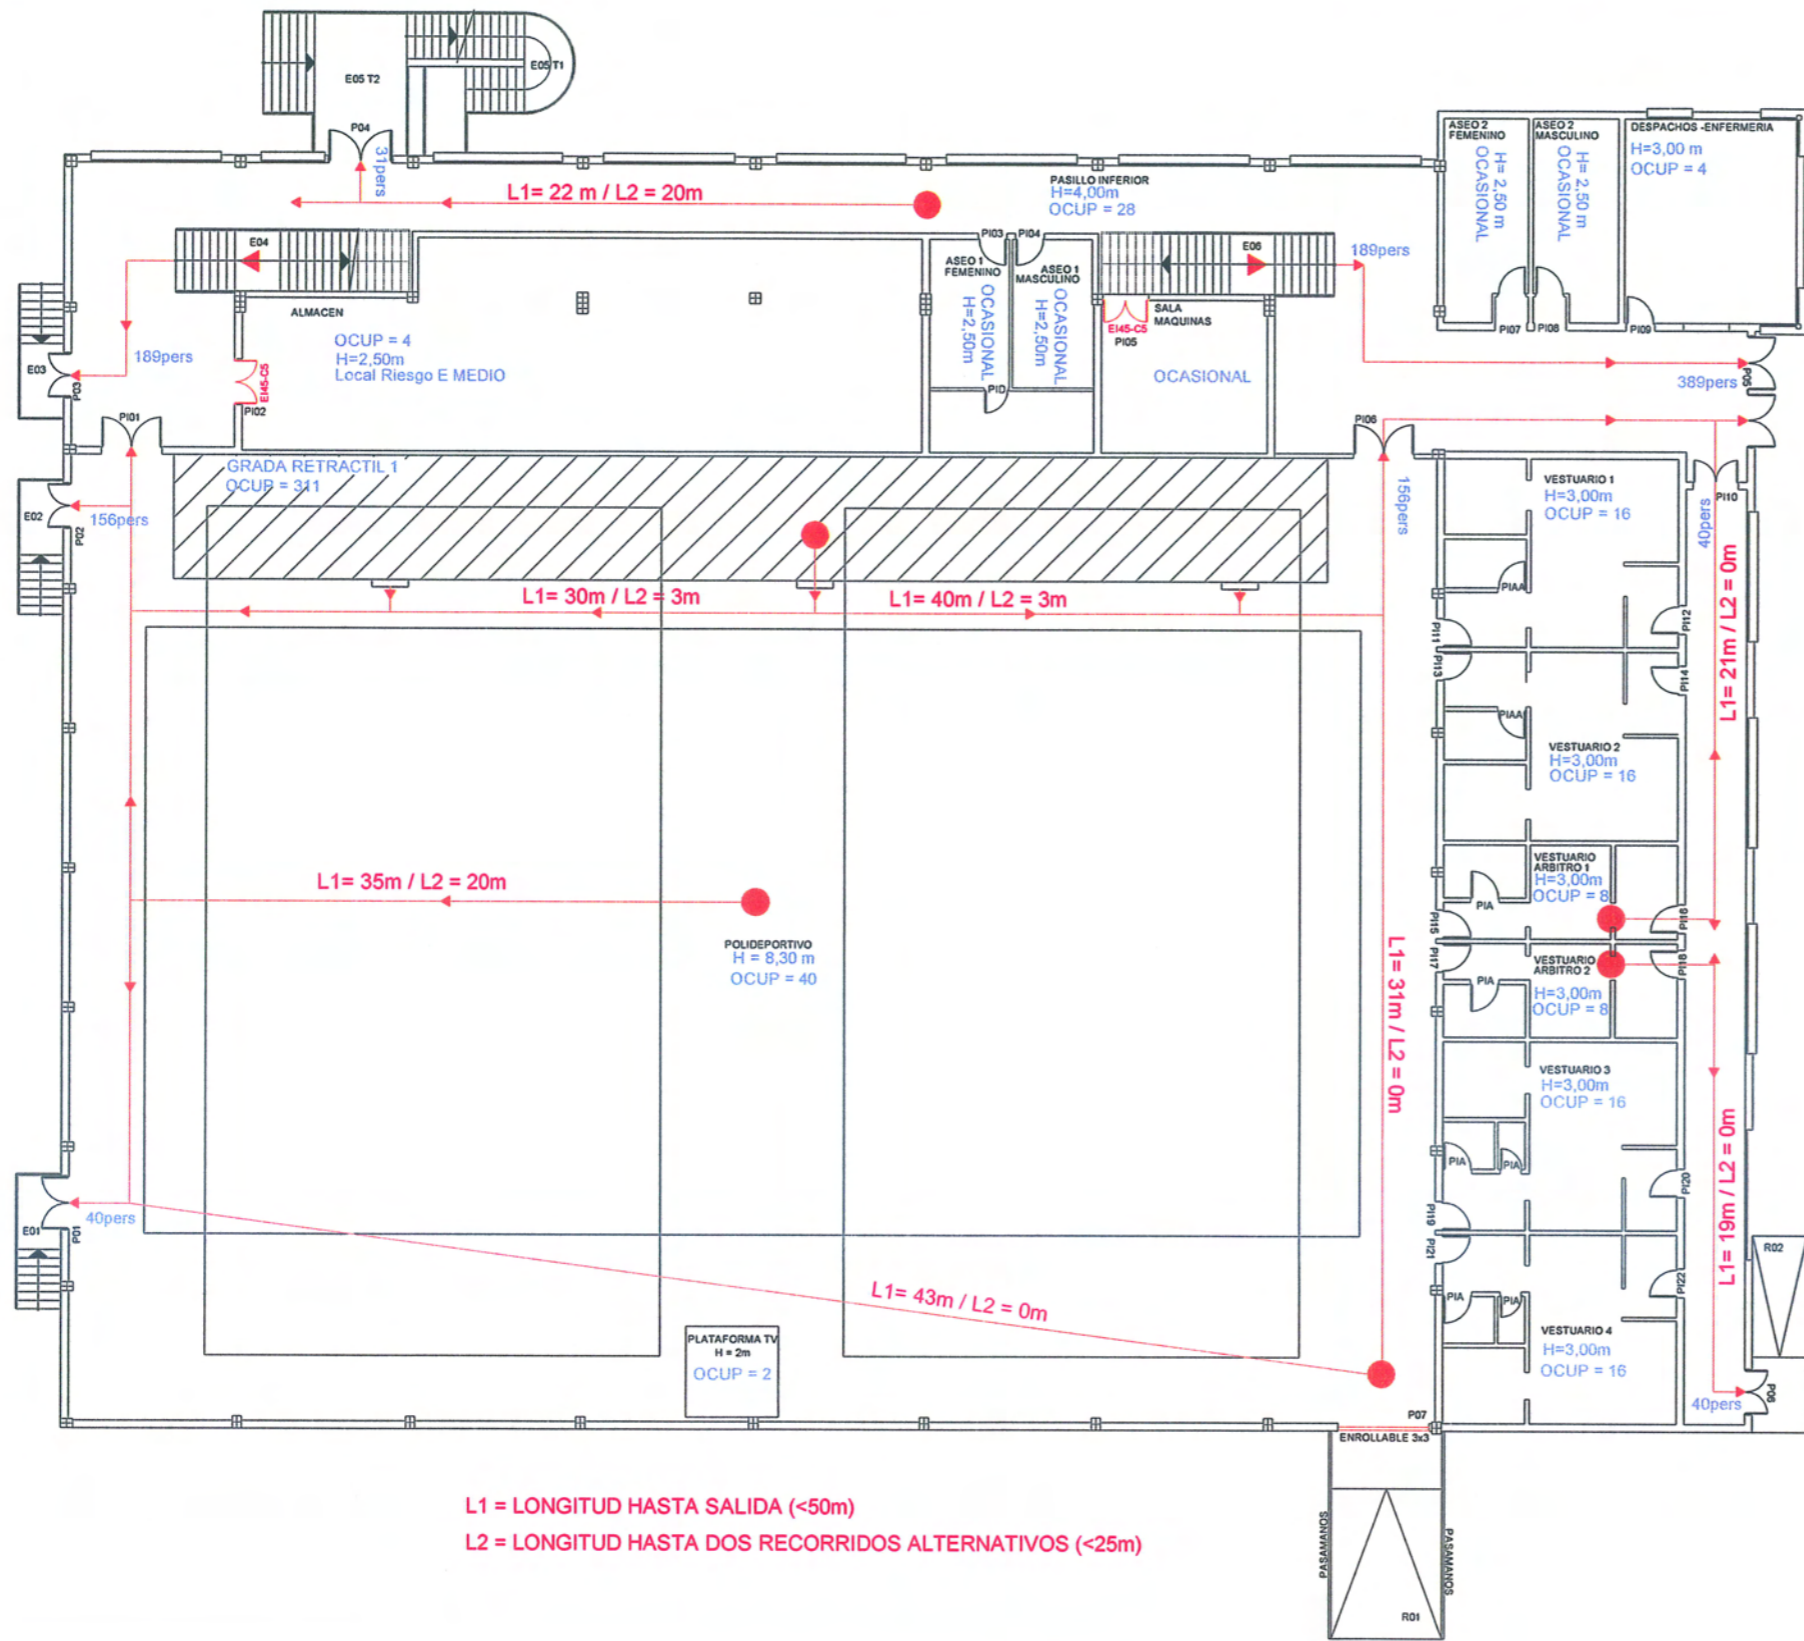


L1 = LONGITUD HASTA SALIDA (<50m)
 L2 = LONGITUD HASTA DOS RECORRIDOS ALTERNATIVOS (<25m)


RAMPAS

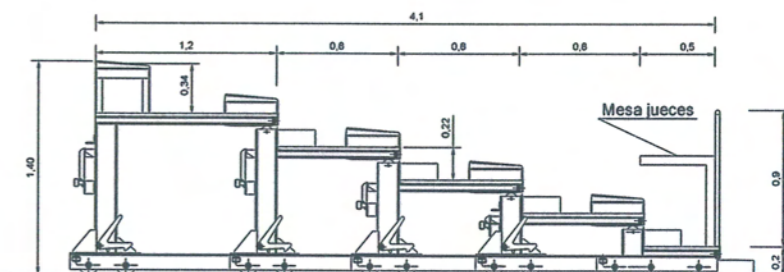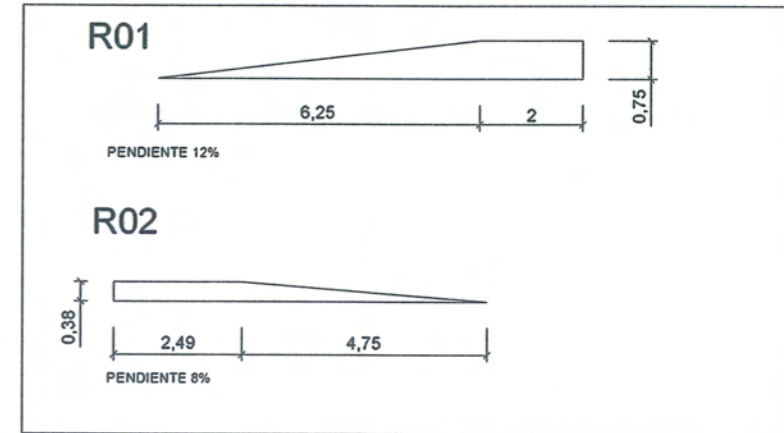


SECCIÓN BUTACAS DESPLEGADAS

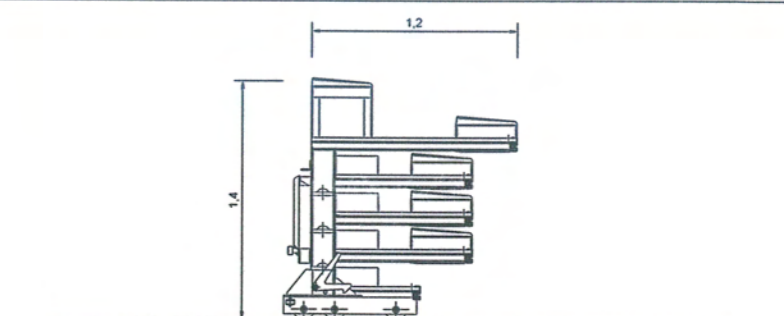



SECCIÓN BUTACAS PLEGADAS

 AYUNTAMIENTO DE PEÑÍSCOLA NEG. URBANISMO - SERVICIOS TÉCNICOS	FECHA	ESCALA
	FEBRERO 2014	1/200
PROYECTO DE ACTIVIDAD POLIDEPORTIVO		
PLANO	RECORRIDO EVACUACION Y OCUPACION	
5	PLANTA BAJA	
JORGE AZUARA ROCA INGENIERO INDUSTRIAL MUNICIPAL		

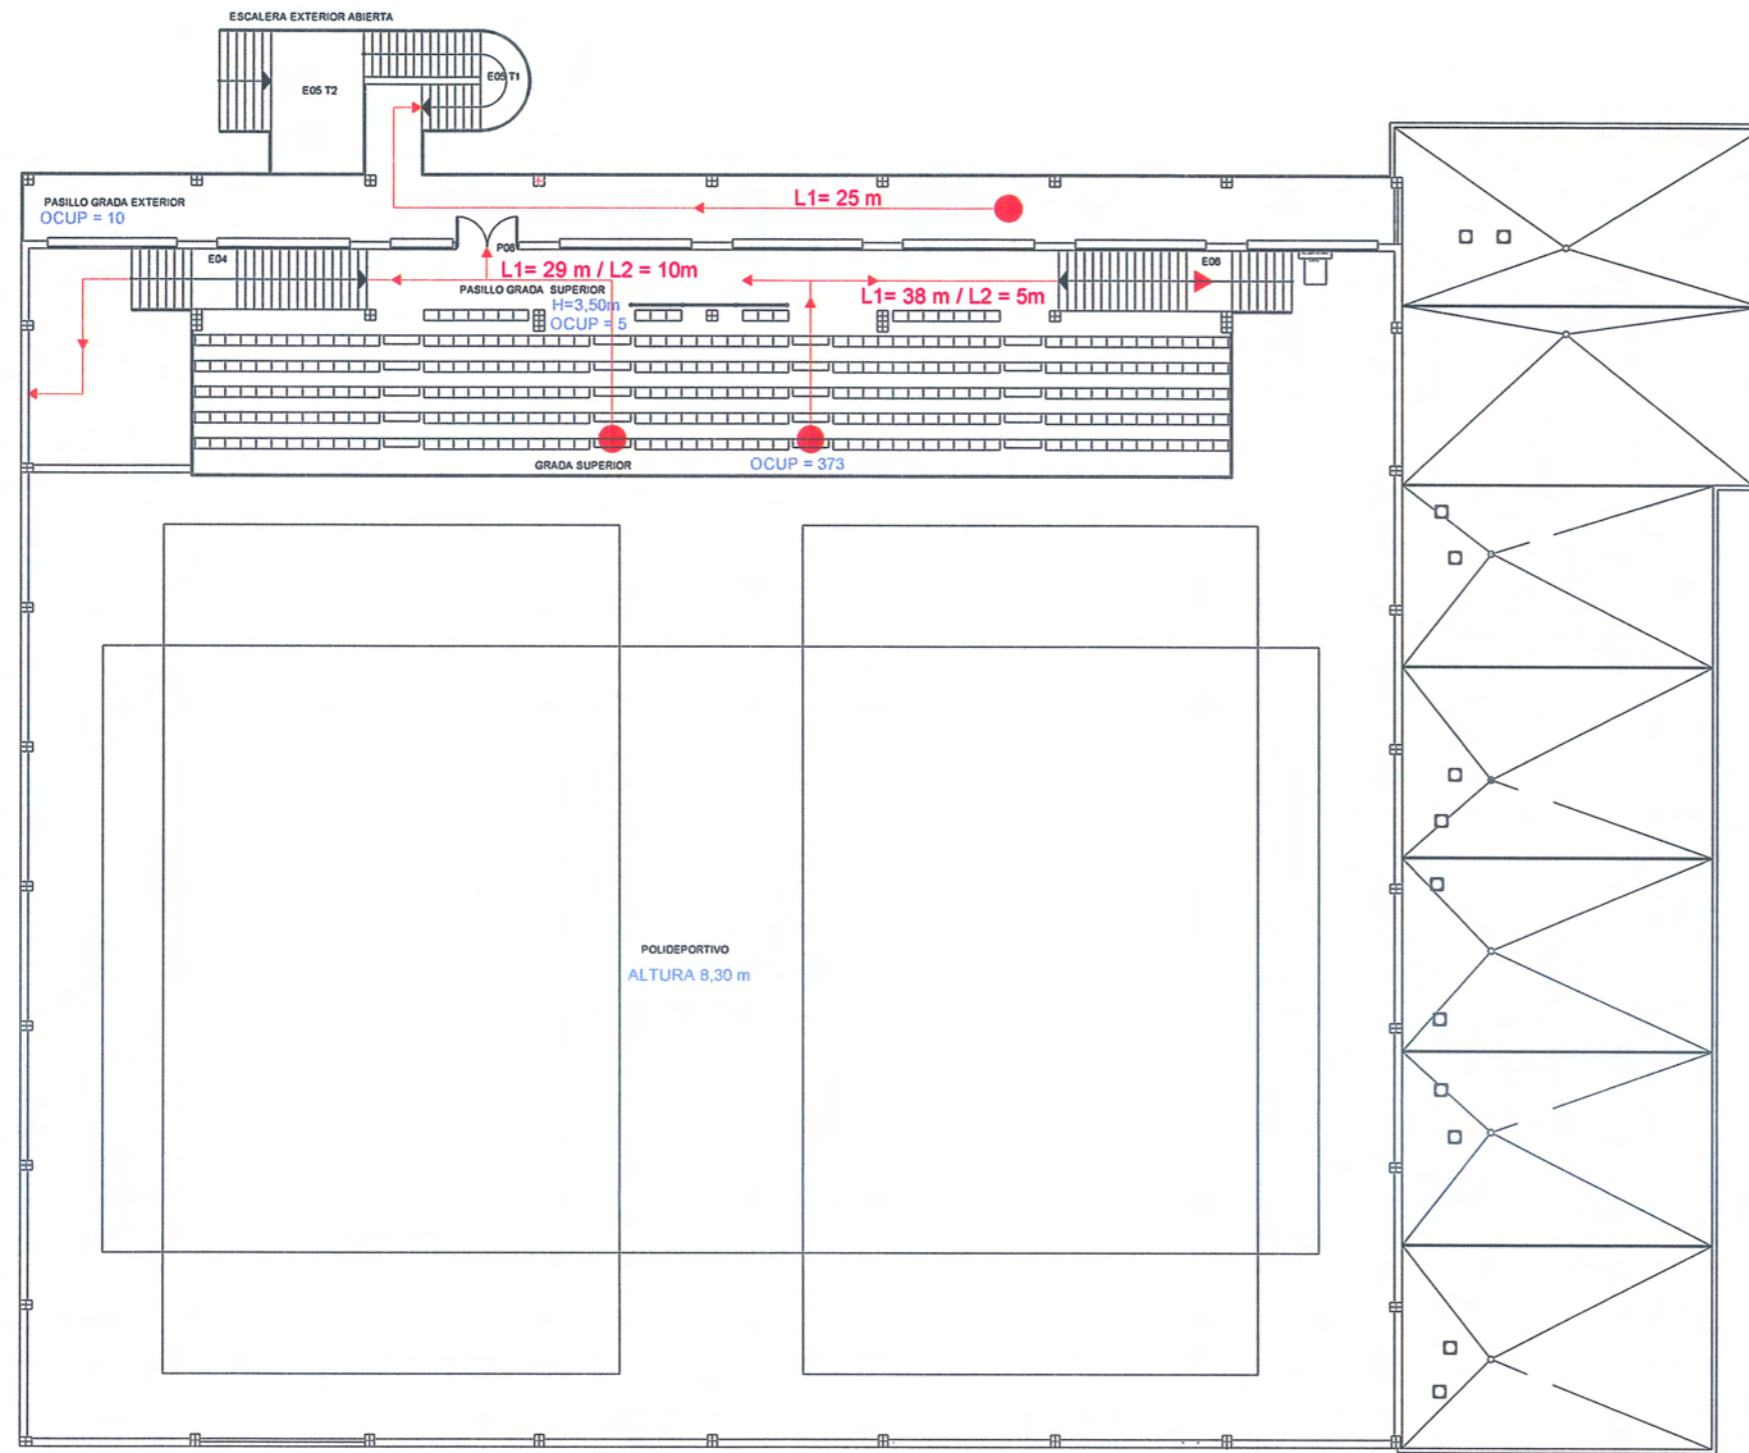


PLANTA PRIMERA

RAMPAS

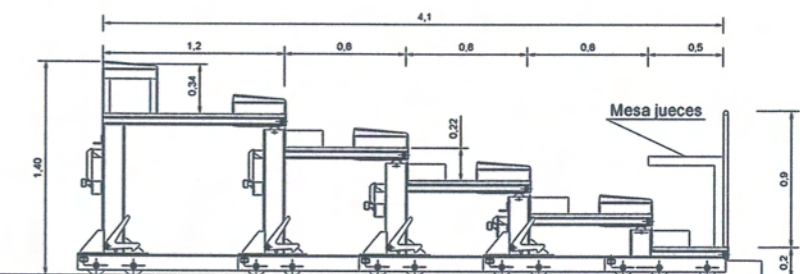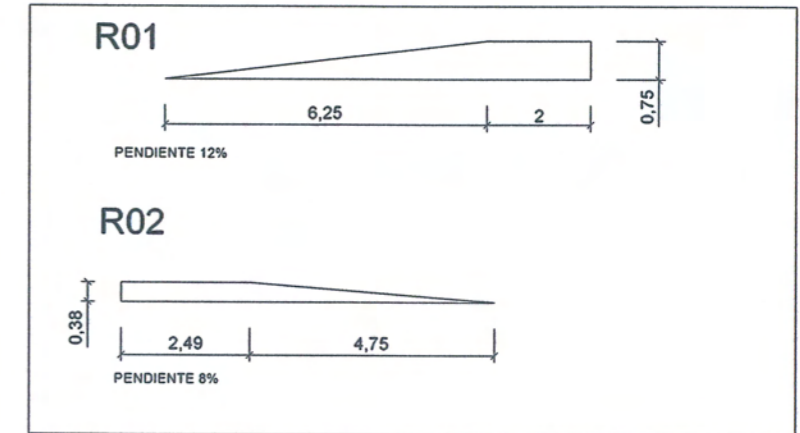

SECCIÓN BUTACAS DESPLEGADAS

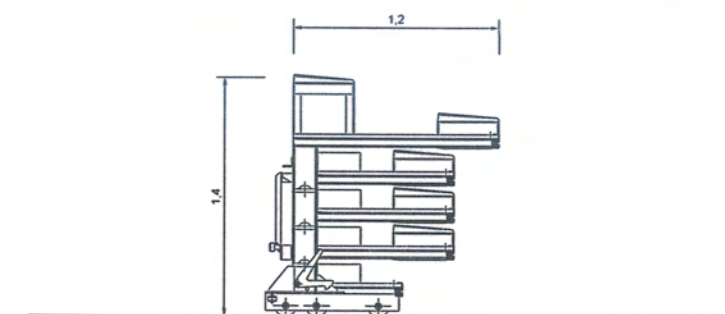

SECCIÓN BUTACAS PLEGADAS



AYUNTAMIENTO DE PEÑÍSCOLA
NEG. URBANISMO - SERVICIOS TÉCNICOS

FECHA
FEBRERO 2014

ESCALA
1/200








 

PROYECTO DE ACTIVIDAD POLIDEPORTIVO


PLANO
6
RECORRIDO EVACUACION Y OCUPACION
PLANTA PRIMERA


JORGE AZUARA ROCA
INGENIERO INDUSTRIAL MUNICIPAL



LEYENDA

-  Sirena interior bitonal con indicador óptico
-  Pulsador alarma
-  Detector lineal incendios
-  Central Alarmas
-  Detector de humos
-  B.I.E. 25mmØ
-  Extintor 21A-113B
-  Extintor CO2
-  Bomba incendios

 AYUNTAMIENTO DE PEÑÍSCOLA NEG. URBANISMO - SERVICIOS TÉCNICOS	FECHA	ESCALA
	FEBRERO 2014	1/200
PROYECTO DE ACTIVIDAD POLIDEPORTIVO		
PLANO	MEDIOS CONTRA INCENDIOS	
7	PLANTA BAJA	
JORGE AZUARA ROCA INGENIERO INDUSTRIAL MUNICIPAL		

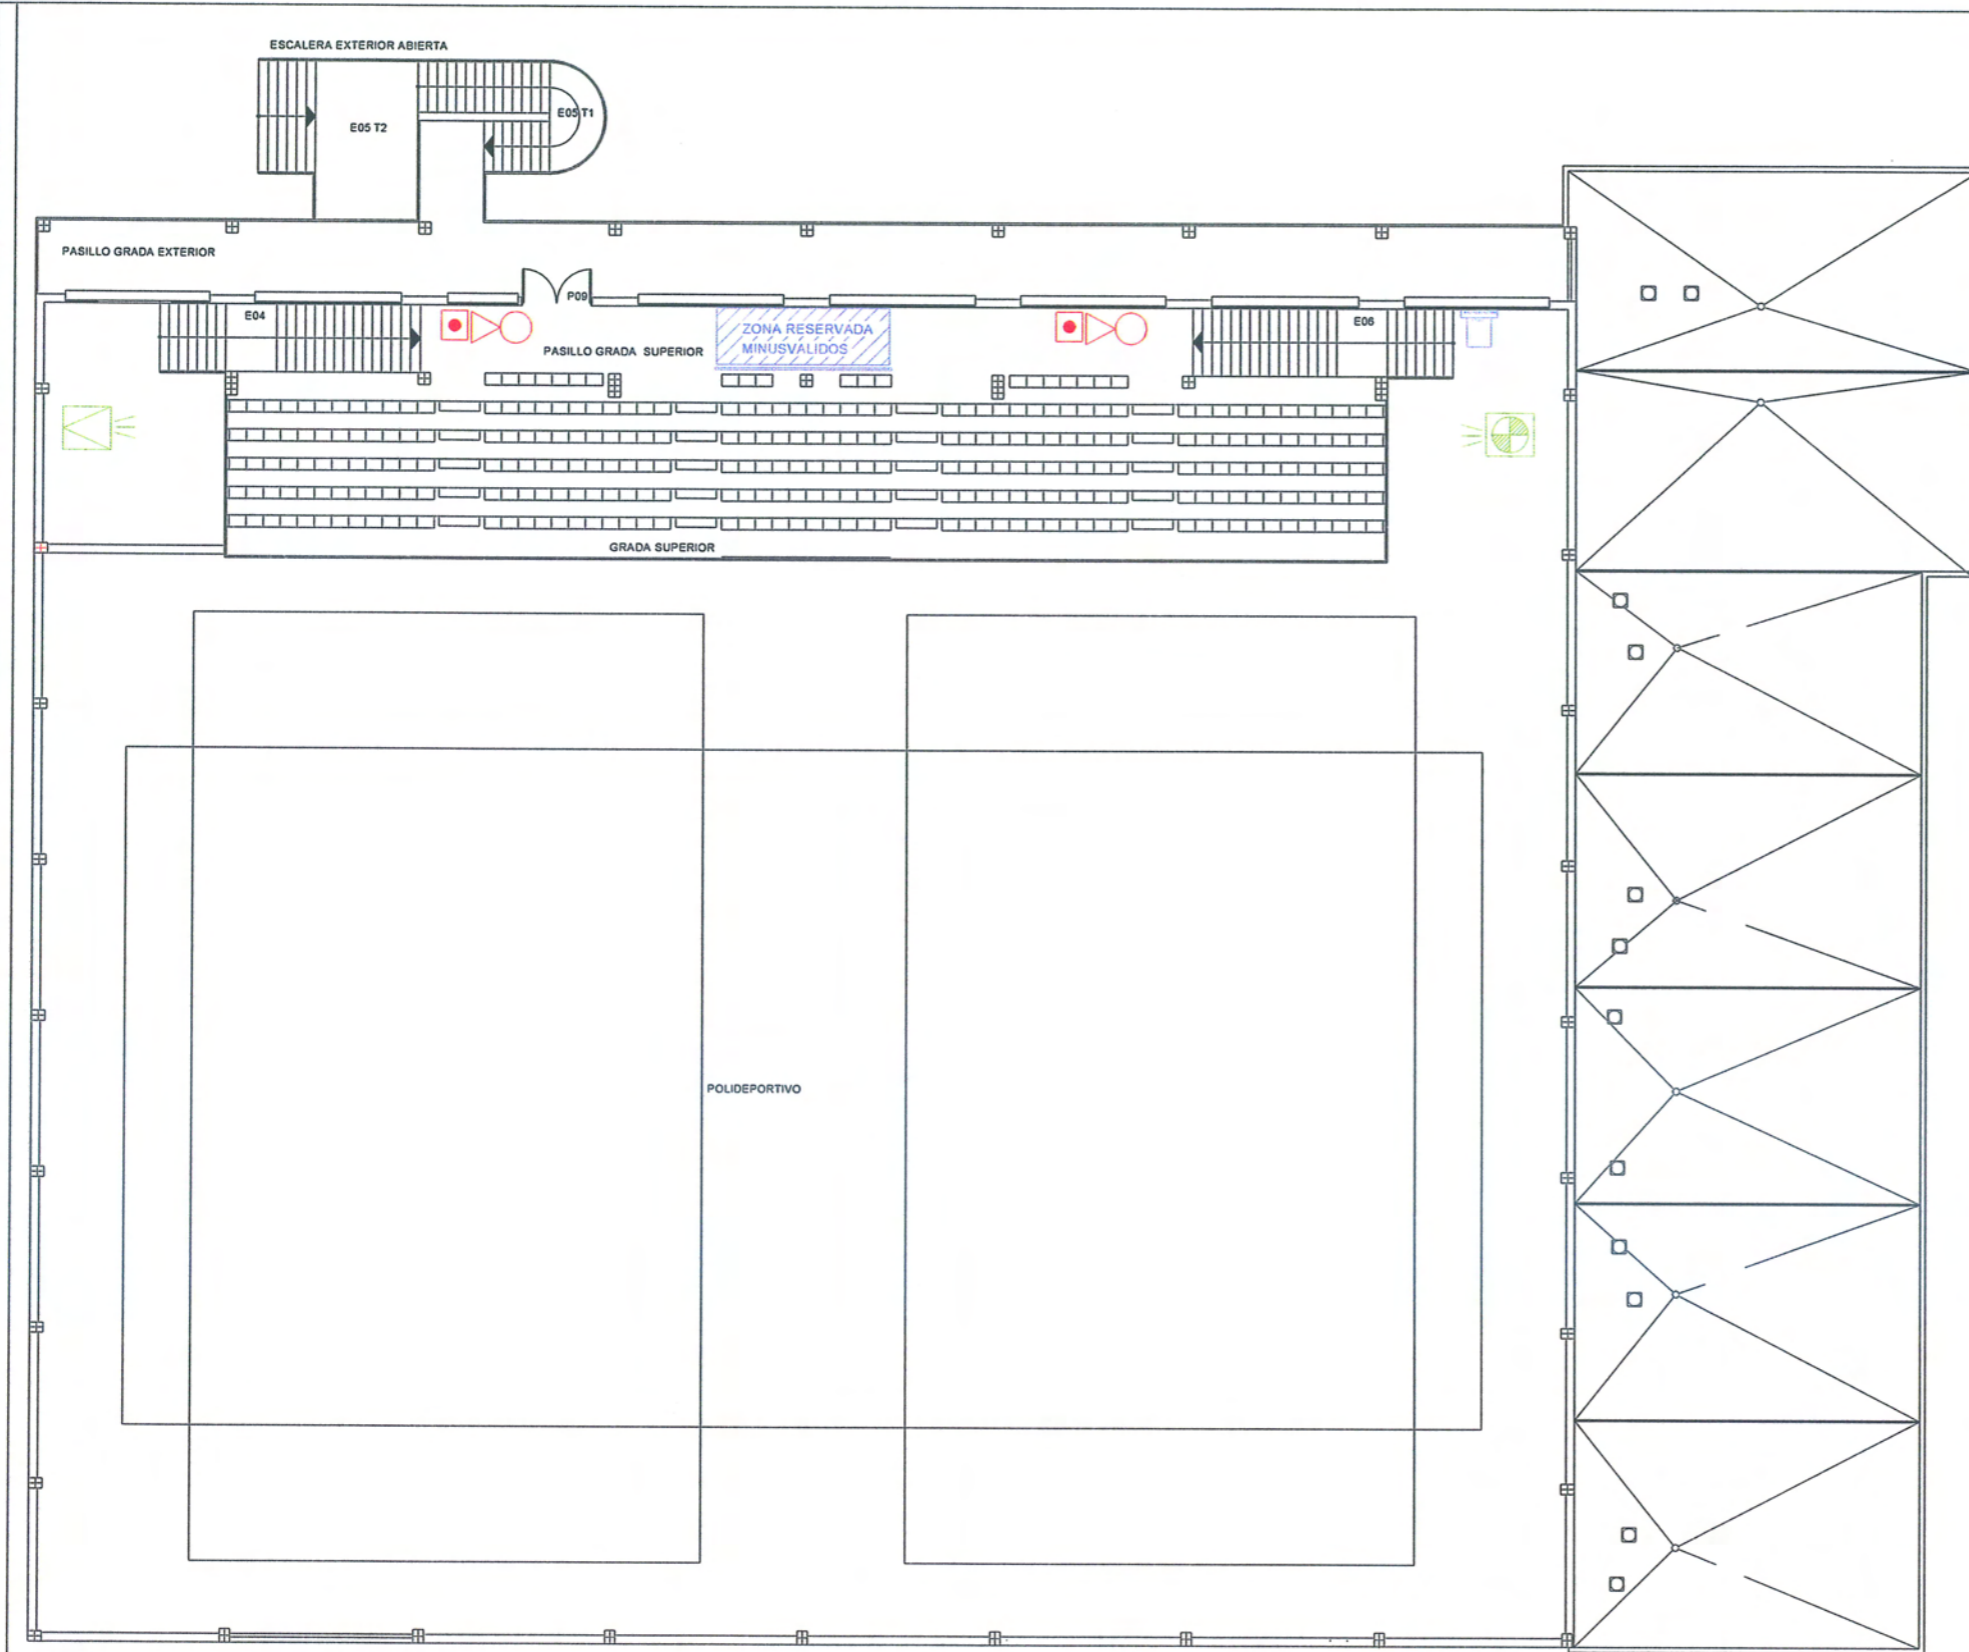


LEYENDA

	Sirena interior bitonal con indicador óptico
	Pulsador alarma
	Detector lineal incendios
	Central Alarmas
	Detector de humos
	B.I.E. 25mmØ
	Extintor 21A-113B
	Extintor CO2
	Bomba incendios

AYUNTAMIENTO DE PEÑÍSCOLA NEG. URBANISMO - SERVICIOS TÉCNICOS	FECHA	ESCALA
	FEBRERO 2014	1/200
PROYECTO DE ACTIVIDAD POLIDEPORTIVO		
PLANO	MEDIDAS CONTRAINCENDIOS PLANTA PRIMERA	
8		
JORGE AZUARA ROCA INGENIERO INDUSTRIAL MUNICIPAL		




SIMBOLO	DESCRIPCION
	SALIDA DE PEATONES A LA IZQUIERDA
	SALIDA DE PEATONES A LA DERECHA
	SALIDA
	SALIDA POR ESCALERA
	SALIDA POR ESCALERA
	PRIMEROS AUXILIOS
	ZONA DE MINUSVALIDOS
	EXTINTOR
	BOCA DE INCENDIO
	PUERTA CONTRA FUEGO
	PULSADOR ALARMA CONTRA INCENDIOS
	ALARMA SONORA ESTROBOSCOPICA
	NO USAR EN CASO DE INCENDIO


AYUNTAMIENTO DE PEÑÍSCOLA
 NEG. URBANISMO - SERVICIOS TÉCNICOS


PROYECTO DE ACTIVIDAD POLIDEPORTIVO

PLANO **9** **SEÑALIZACION PLANTA BAJA**

FECHA	ESCALA
FEBRERO 2014	1/200
JORGE AZUARA ROCA INGENIERO INDUSTRIAL MUNICIPAL	

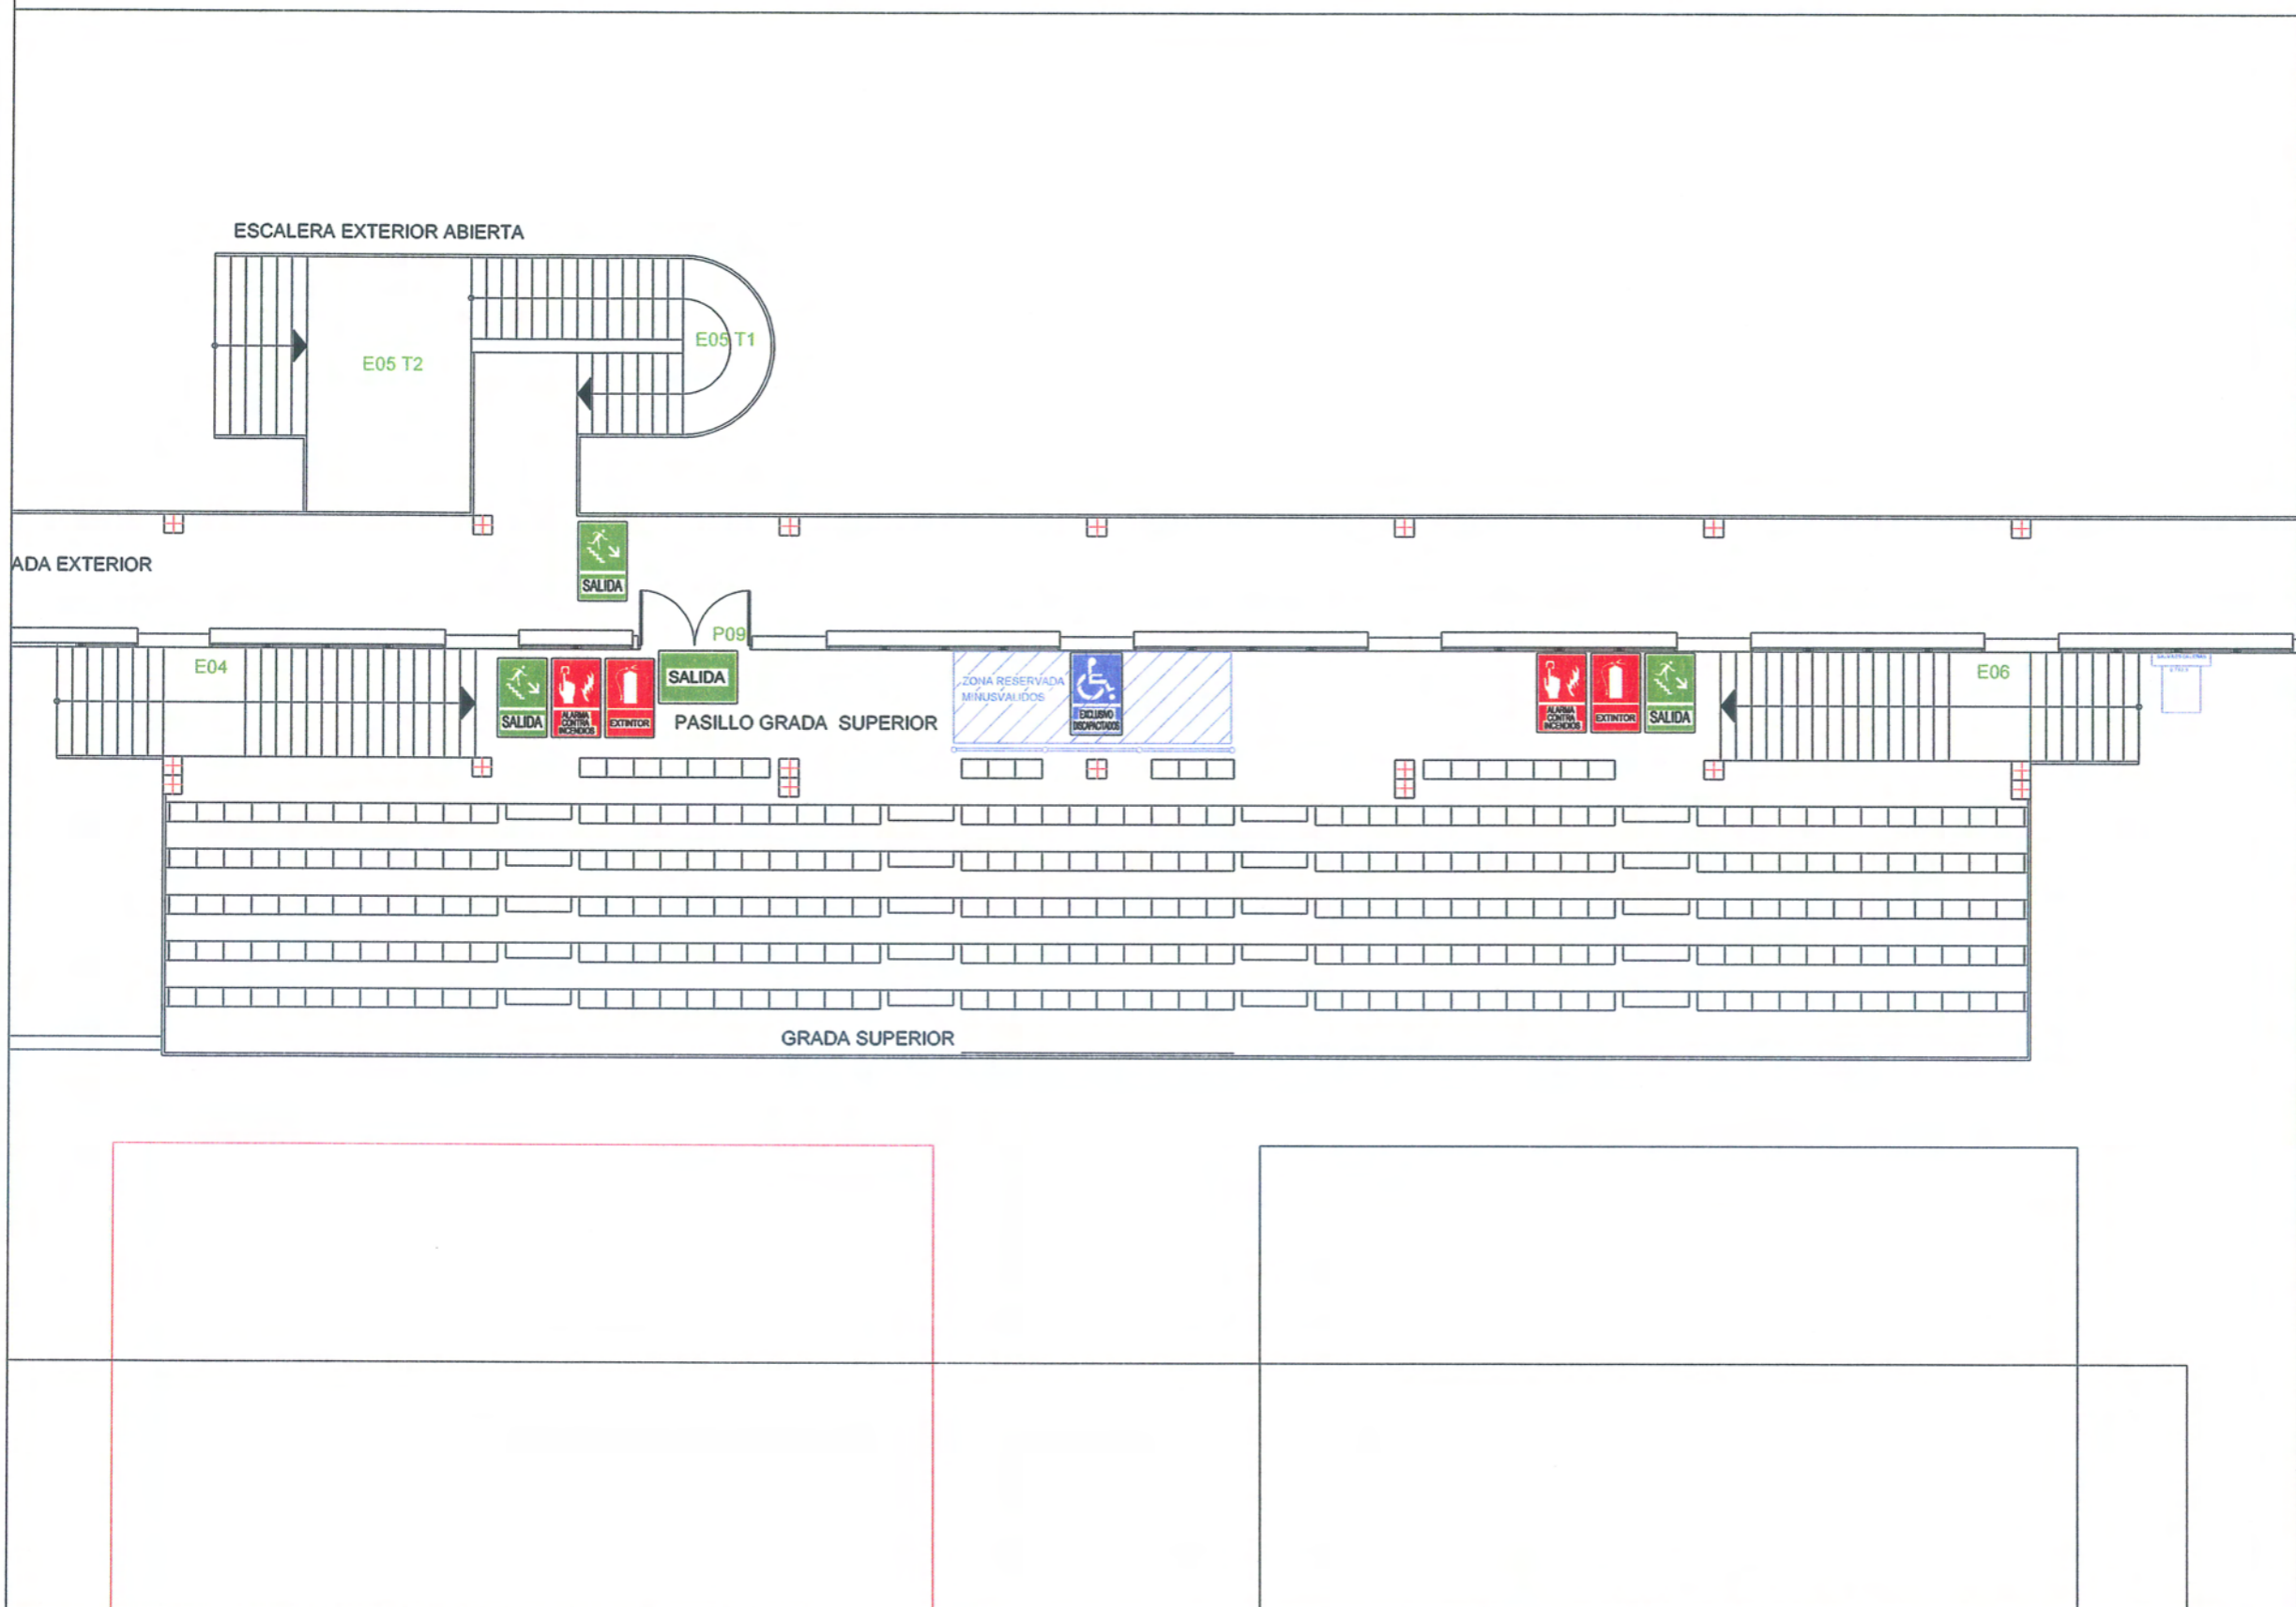


SIMBOLO	DESCRIPCION
	SALIDA DE PEATONES A LA IZQUIERDA
	SALIDA DE PEATONES A LA DERECHA
	SALIDA
	SALIDA POR ESCALERA
	SALIDA POR ESCALERA
	PRIMEROS AUXILIOS
	ZONA DE MINUSVALIDOS
	EXTINTOR
	BOCA DE INCENDIO
	PUERTA CONTRA FUEGO
	PULSADOR ALARMA CONTRA INCENDIOS
	ALARMA SONORA ESTROBOSCOPICA
	NO USAR EN CASO DE INCENDIO


AYUNTAMIENTO DE PEÑÍSCOLA
 NEG. URBANISMO - SERVICIOS TÉCNICOS


PROYECTO DE ACTIVIDAD POLIDEPORTIVO


PLANO
10 **SEÑALIZACION PLANTA PRIMERA**

FECHA	ESCALA
FEBRERO 2014	1/200
JORGE AZUARA ROCA INGENIERO INDUSTRIAL MUNICIPAL	

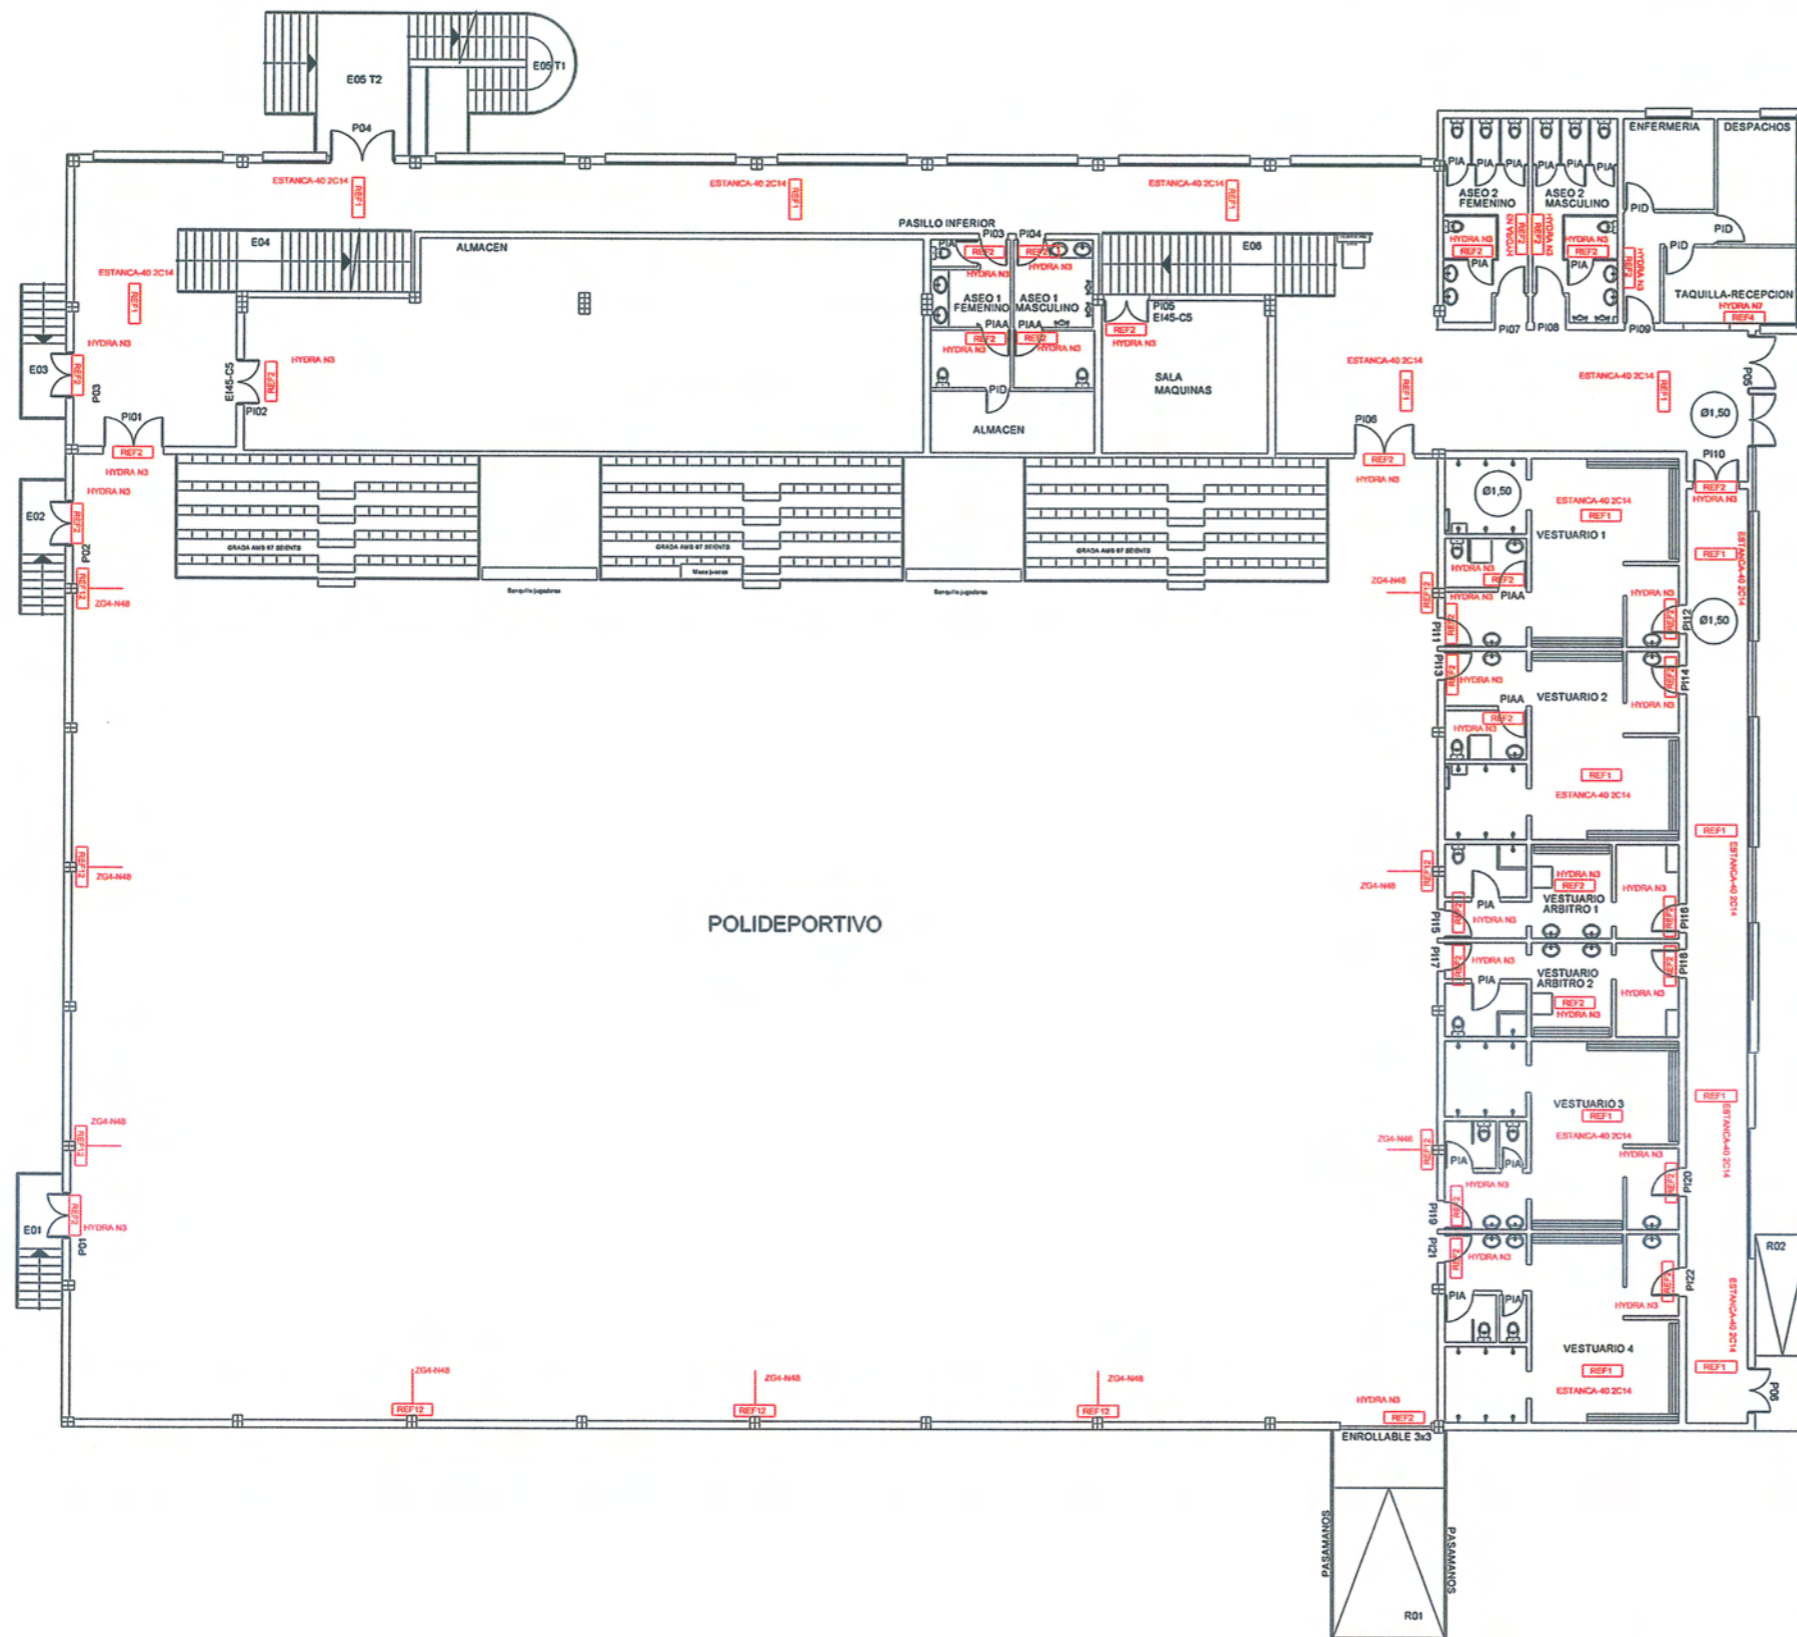


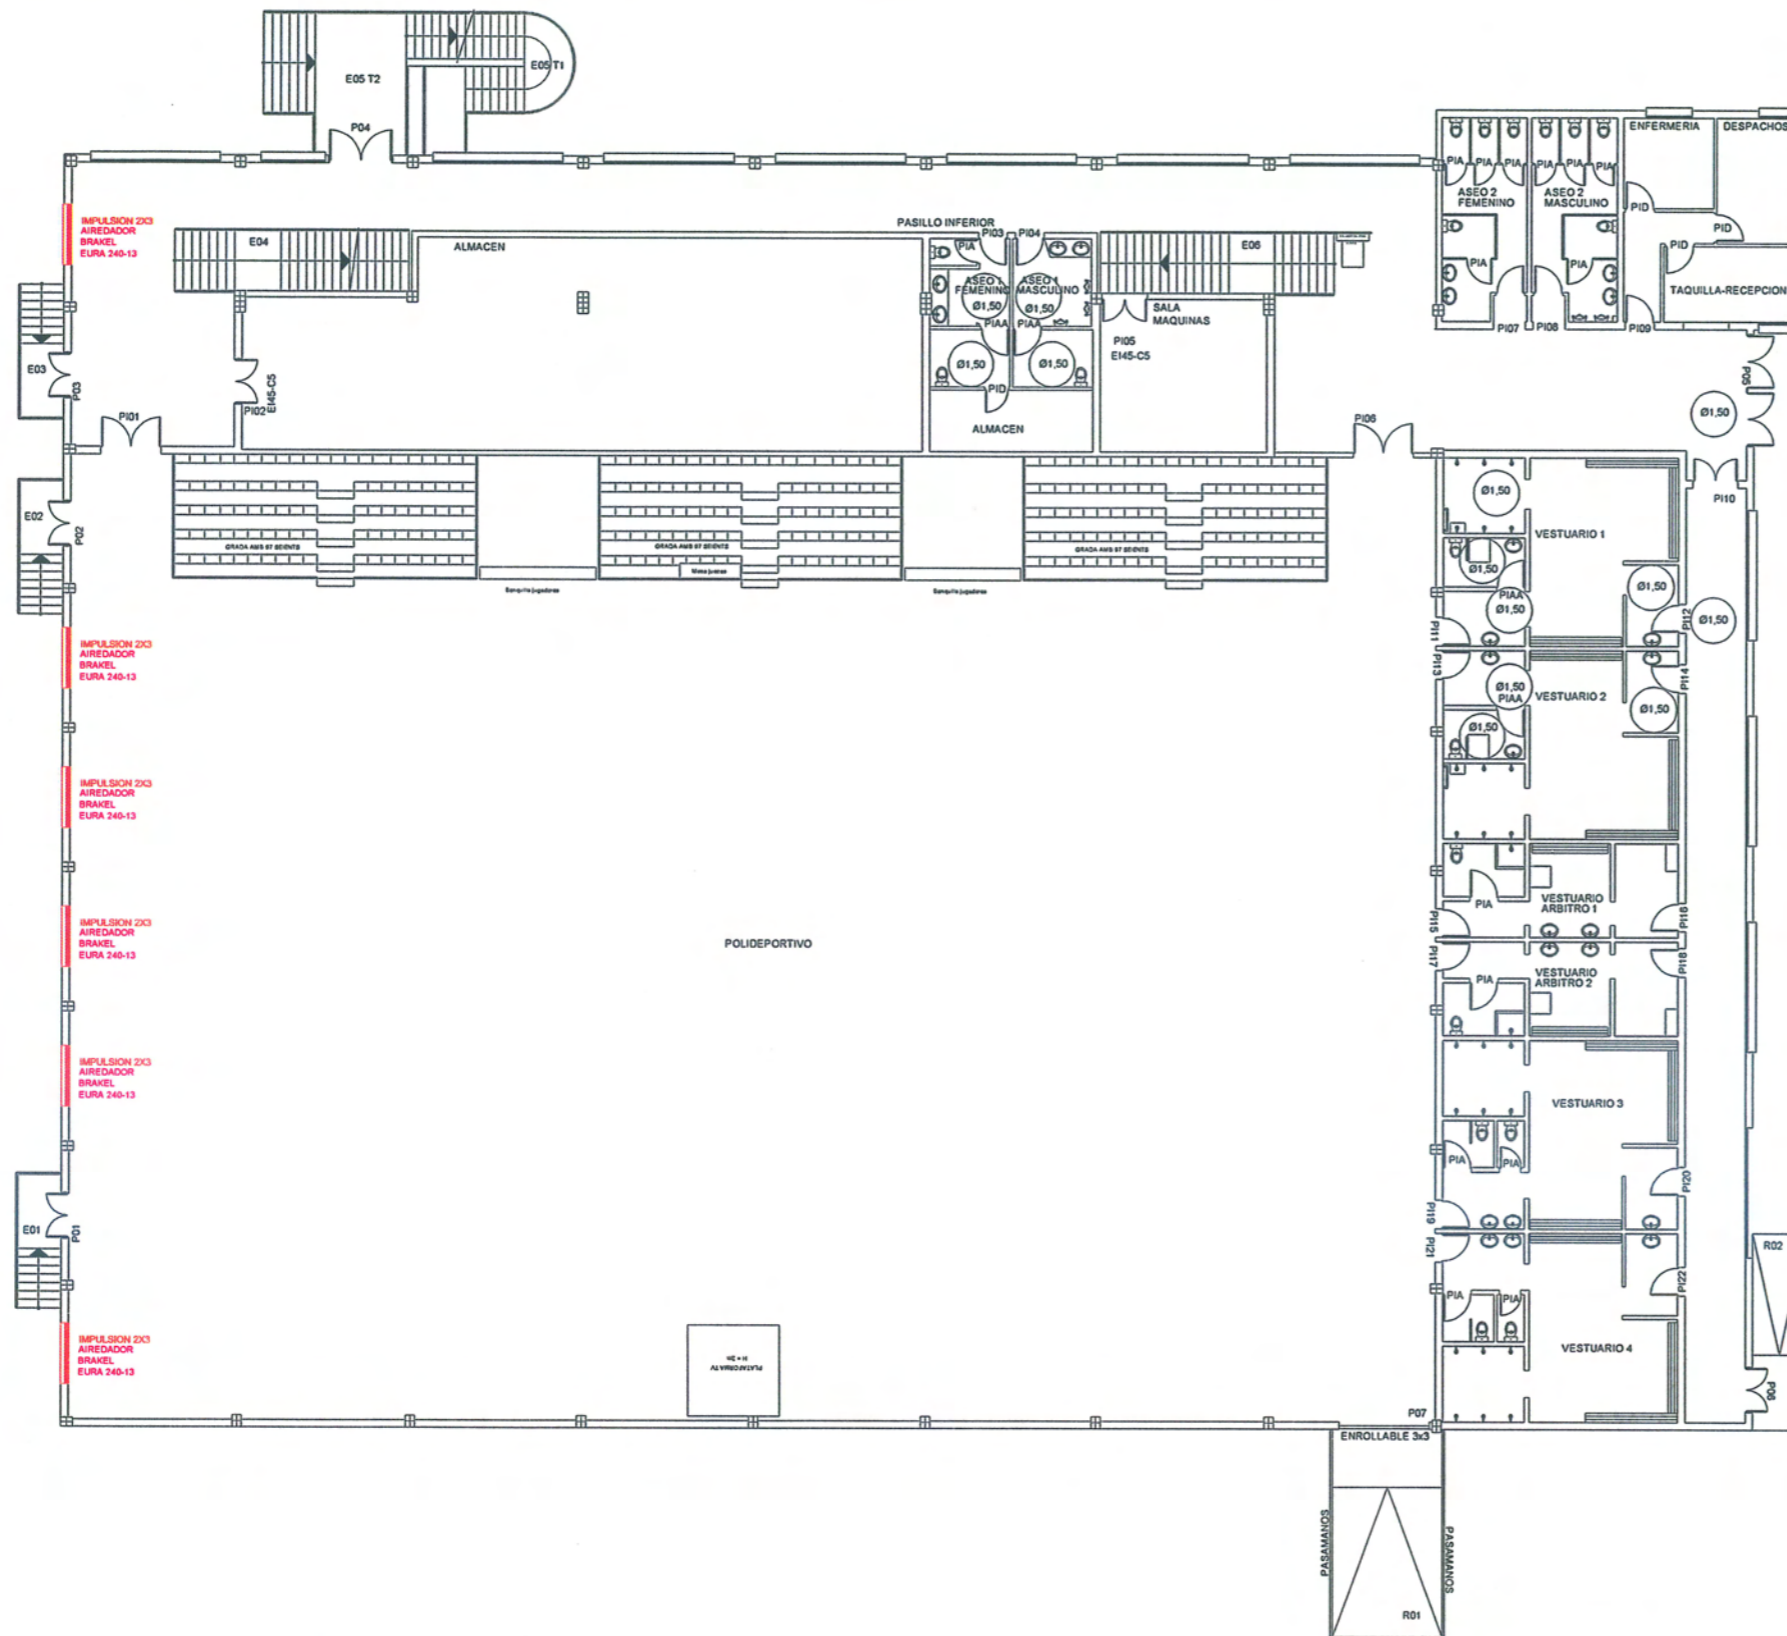
SIMBOLO	MODELO	CANTIDAD
REF1	ESTANCA-40 2C14	14
REF2	HYDRA N3	34
REF4	HYDRA N7	1
REF10	ZES-N24	2
REF12	ZG4-N48	9
REF14	ZP2-N24	6

 AYUNTAMIENTO DE PEÑÍSCOLA NEG. URBANISMO - SERVICIOS TÉCNICOS	FECHA	ESCALA
	FEBRERO 2014	1/200
PROYECTO DE ACTIVIDAD POLIDEPORTIVO		
PLANO	ALUMBRADO DE EMERGENCIA	
11	PLANTA BAJA	
JORGE AZUARA ROCA INGENIERO INDUSTRIAL MUNICIPAL		

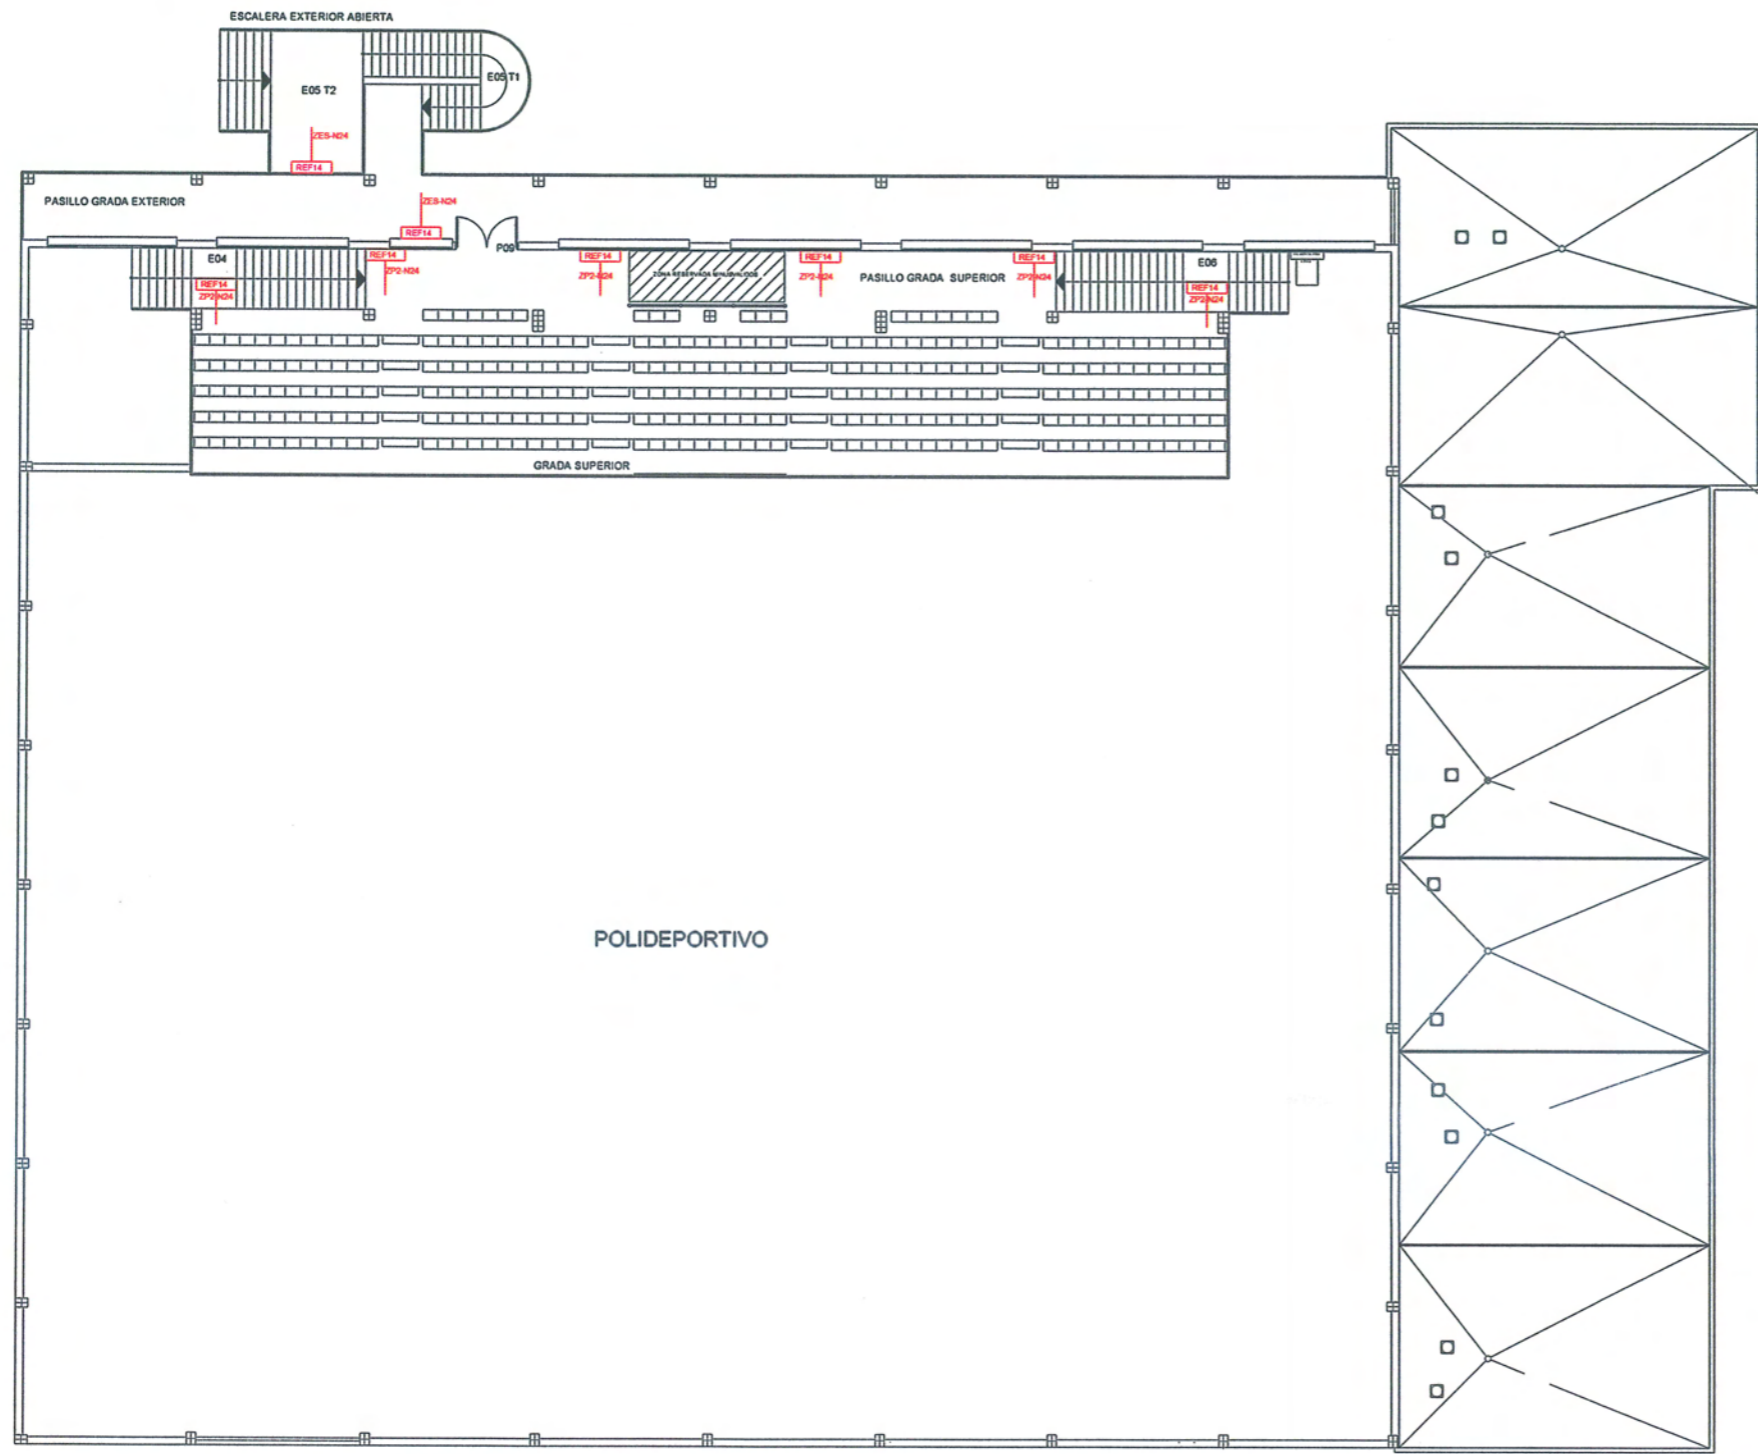


SIMBOLO	MODELO	CANTIDAD
REF1	ESTANCA-40 2C14	14
REF2	HYDRA N3	34
REF4	HYDRA N7	1
REF10	ZES-N24	2
REF12	ZG4-N48	9
REF14	ZP2-N24	6


	AYUNTAMIENTO DE PEÑÍSCOLA NEG. URBANISMO - SERVICIOS TÉCNICOS	FECHA FEBRERO 2014	ESCALA 1/200
	PROYECTO DE ACTIVIDAD POLIDEPORTIVO		JORGE AZUARA ROCA INGENIERO INDUSTRIAL MUNICIPAL
PLANO 12	ALUMBRADO DE EMERGENCIA PLANTA PRIMERA		



LEYENDA

SIMBOLO	MODELO	CANTIDAD
	IMPULSION 2X3 AIREADOR BRAKEL EURA 240-13	6
	EXTRACCION 2X2 AIREADOR BRAKEL EURA 180-9	4
	EXTRACTOR S&P 400*/2h 63.000m³/h	3

 AYUNTAMIENTO DE PEÑÍSCOLA NEG. URBANISMO - SERVICIOS TÉCNICOS	FECHA FEBRERO 2014	ESCALA 1/200
	PROYECTO DE ACTIVIDAD POLIDEPORTIVO	
PLANO 13	VENTILACIÓN PLANTA BAJA	
JORGE AZUARA ROCA INGENIERO INDUSTRIAL MUNICIPAL		

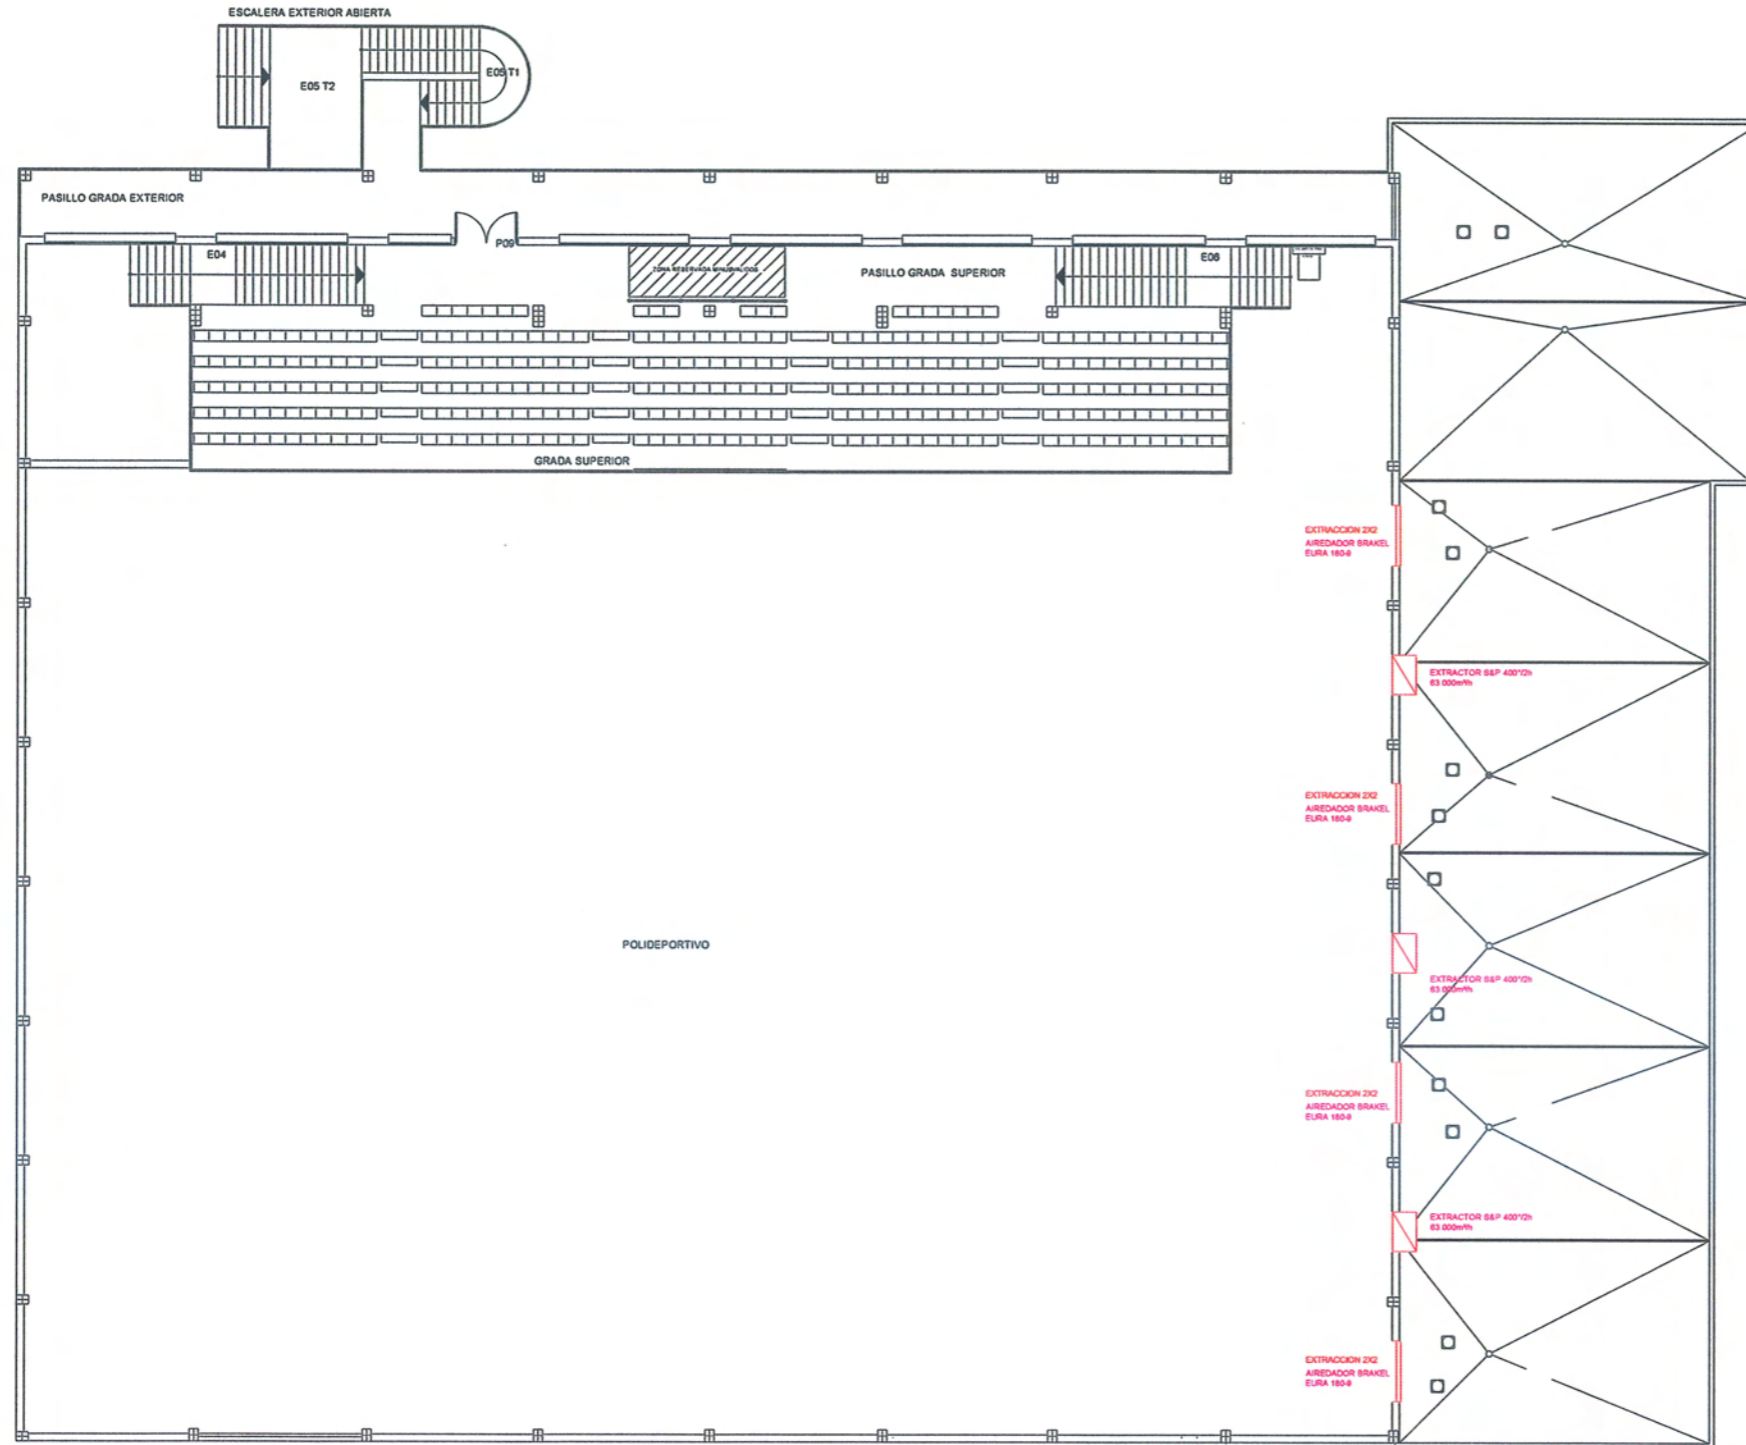

LEYENDA

SIMBOLO	MODELO	CANTIDAD
	IMPULSION 2X3 AIREDADOR BRAKEL EURA 240-13	6
	EXTRACCION 2X2 AIREDADOR BRAKEL EURA 180-9	4
	EXTRACTOR S&P 400°/2h 63.000m³/h	3



AYUNTAMIENTO DE PEÑÍSCOLA
NEG. URBANISMO - SERVICIOS TÉCNICOS

FECHA
FEBRERO 2014

ESCALA
1/200

PROYECTO DE ACTIVIDAD POLIDEPORTIVO

PLANO
14

VENTILACIÓN PLANTA PRIMERA

JORGE AZUARA ROCA
INGENIERO INDUSTRIAL MUNICIPAL